


LEYENDA DE ELECTRICIDAD

	INTERRUPTOR
	PANTALLA LED 60 X 60 CM
	DOWNLIGHT LED DE SUPERFICIE
	TOMA DE CORRIENTE CON TT
	DOWNLIGHT LED EMPOTRABLE
TV	TELEVISIÓN
TF	TELÉFONO
PT	PUESTO DE TRABAJO RED INFORMÁTICA
	CUADRO GENERAL DE PROTECCIÓN
	PREVISIÓN DE UBICACIÓN DE UNIDADES EXTERIORES DE CLIMATIZACIÓN

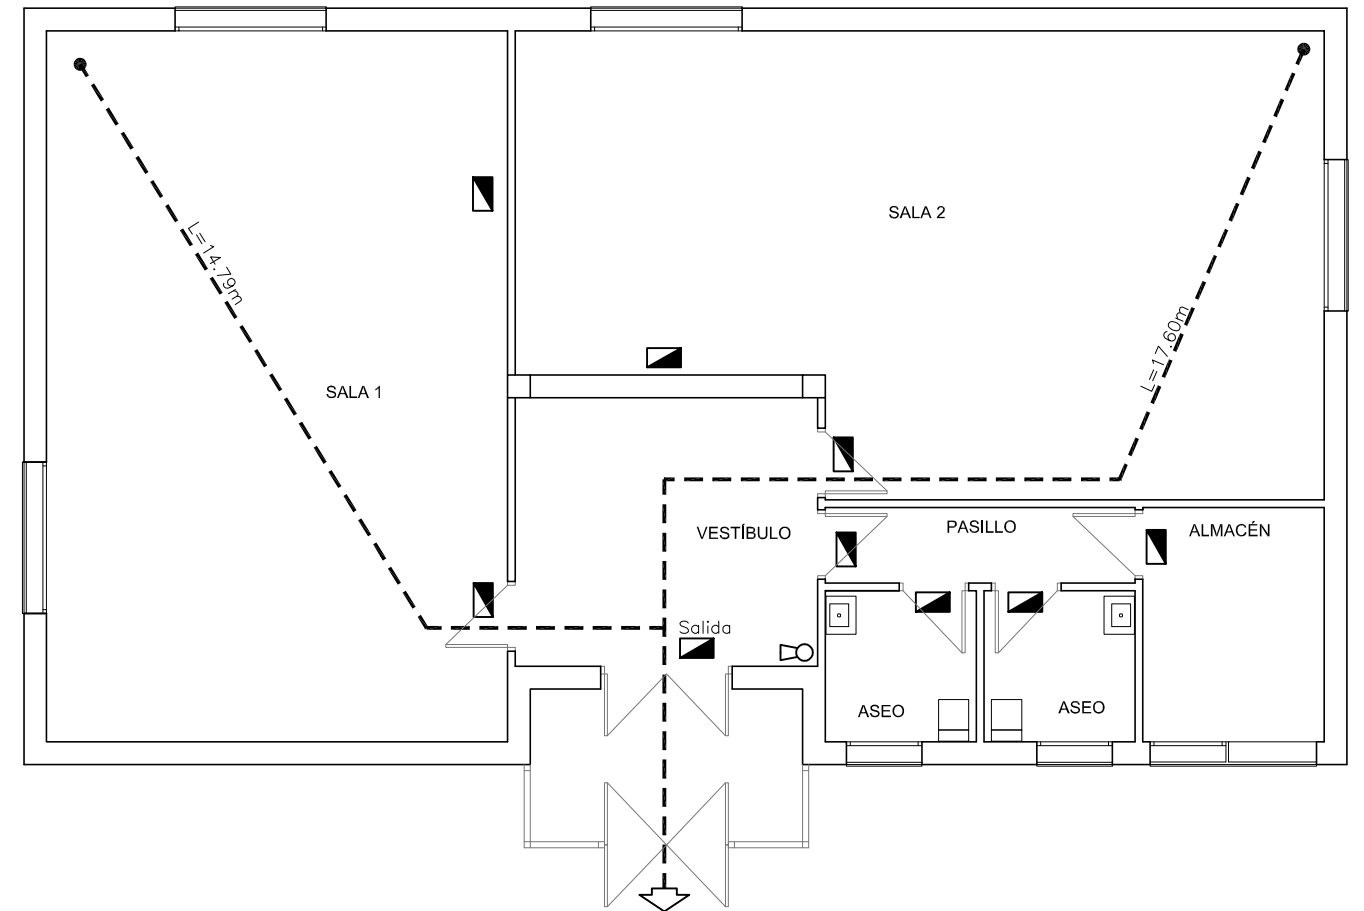

LEYENDA DE PROTECCIÓN CONTRA INCENDIOS

	EXTINTOR EFICACIA 21A-113B
	LUMINARIA DE EMERGENCIA



EXCMO. AYUNTAMIENTO DE BADAJOZ
GABINETE DE PROYECTOS

PROYECTO DE EJECUCIÓN DE LAS OBRAS DE REPARACIÓN EN EL CENTRO DEL INSTITUTO MUNICIPAL DE SERVICIOS SOCIALES DE LA BARRIADA DE LLERA, BADAJOZ

PLANO DE: ELECTRICIDAD Y PROTECCIÓN CONTRA INCENDIOS		ESCALA 1/100
ARQUITECTO TÉCNICO: VICTOR CORRALES MOLINA	DELINEANTE: NORBERTO ANTÚNEZ RODRÍGUEZ	FECHA SEPTIEMBRE 2018
ARQUITECTO: BEGOÑA GALEANO DÍAZ	CARLOS DOMÍNGUEZ MUÑOZ	Nº EXPEDIENTE
		PLANO Nº 06